

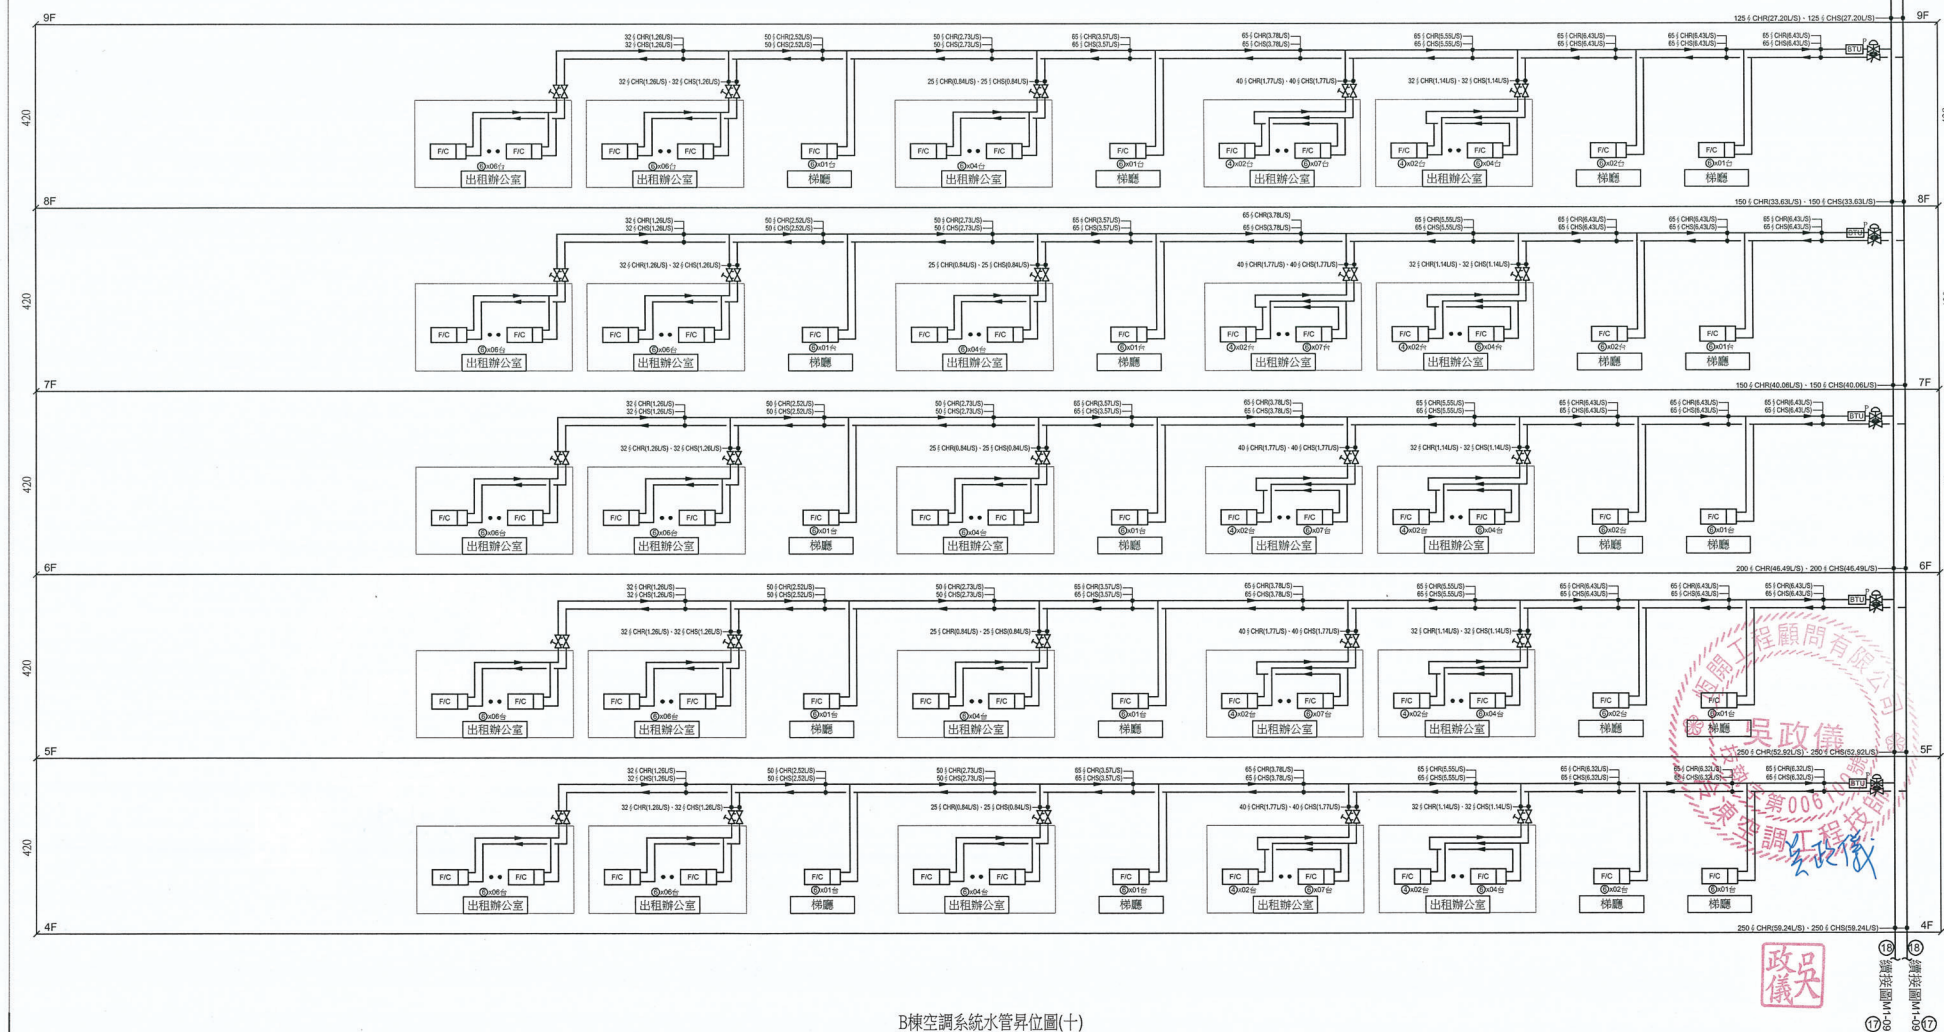
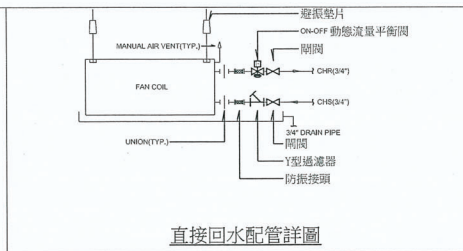
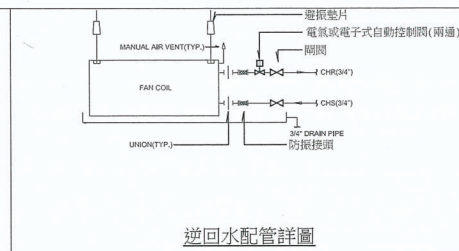
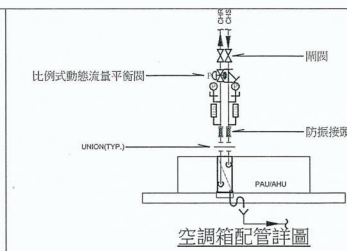
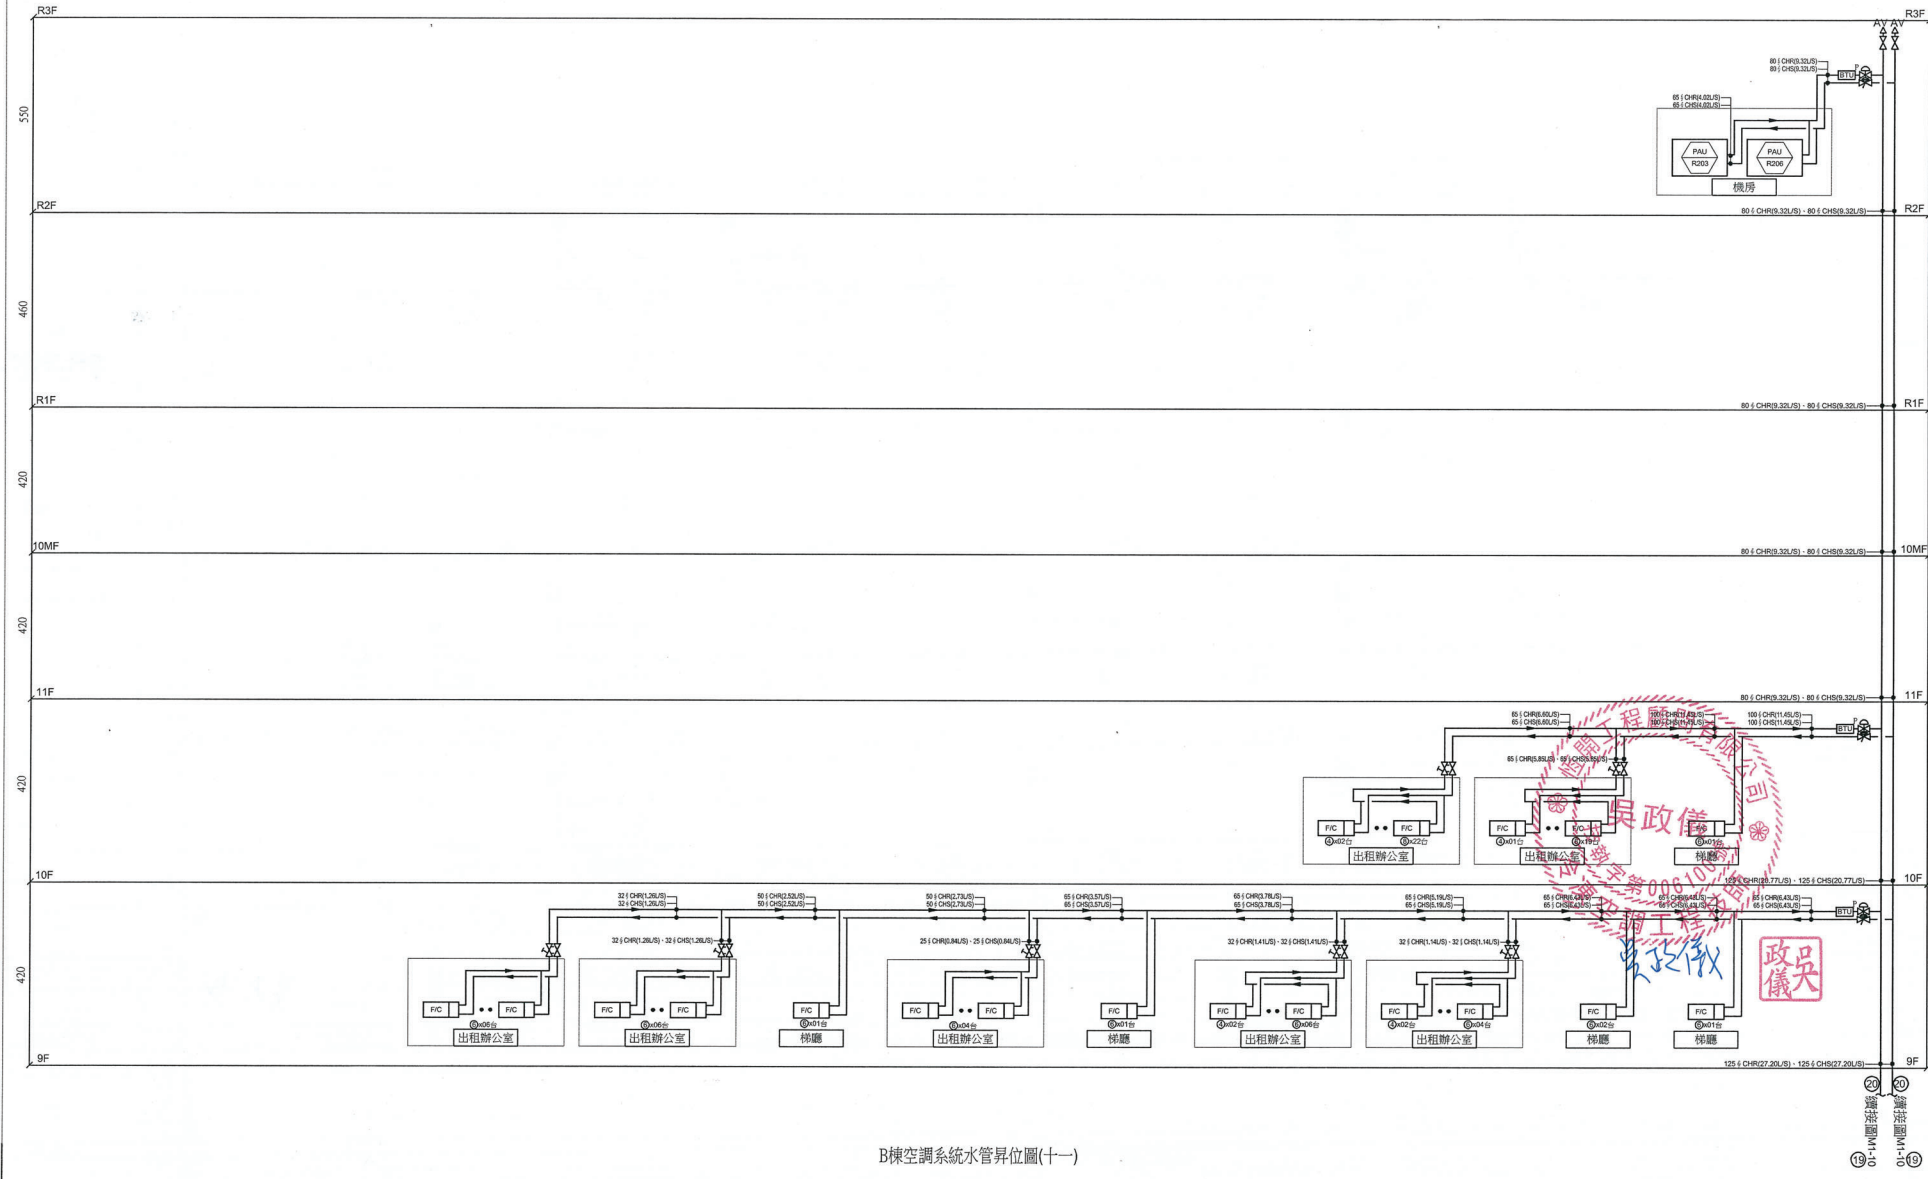
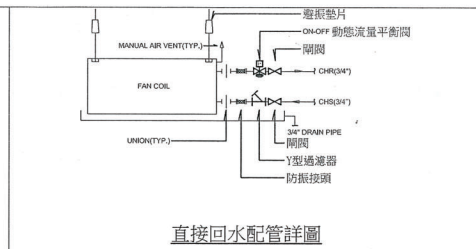
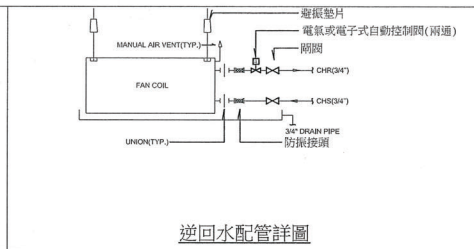


B棟空調系統水管昇位圖(九)

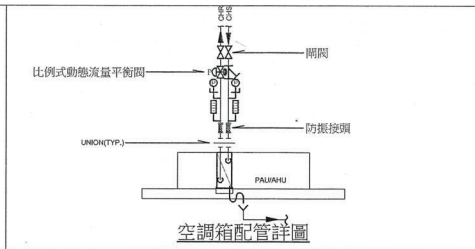

B棟空調系統水管昇位圖(十)

工程名稱	公館配水池改建 暨共構多目標綜 合大樓新建工程
總造人	
 臺北自來水事業處 Tape Water Department	
設計單位	九典 聯合建築師事務所
專案顧問	
技師	HENG KALING 黃錦江-建築師(專任) 經政府(八環)設計師(50%)的檢定之
核准	
校核	
繪圖	
版次 / 修正內容	
 2020.02.27 初版設計圖 (1次)	
比例：NTS	
圖名	B棟空調系統 水管升位圖(十)
圖號	M1-10

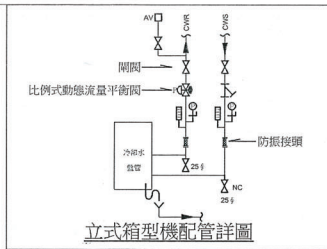

B棟空調系統水管昇位圖(十一)

工程名稱	公館配水池改建暨共構多目標綜合大樓新建工程
起造人	臺北自來水事業處 Taipei Water Department
設計單位	九典聯合建築師事務所
專業顧問	
技師	HENG KAI INC. 恆興工程顧問有限公司 臺北市中正區中正路100號10樓
核准	邱志光
校核	吳政儀
繪圖	吳政儀
版次 / 修正內容	△ 2020.02.07 增設設計圖 (修正)
比例	NTS
圖名	B棟空調系統水管昇位圖(十一)
圖號	
M1-11	