



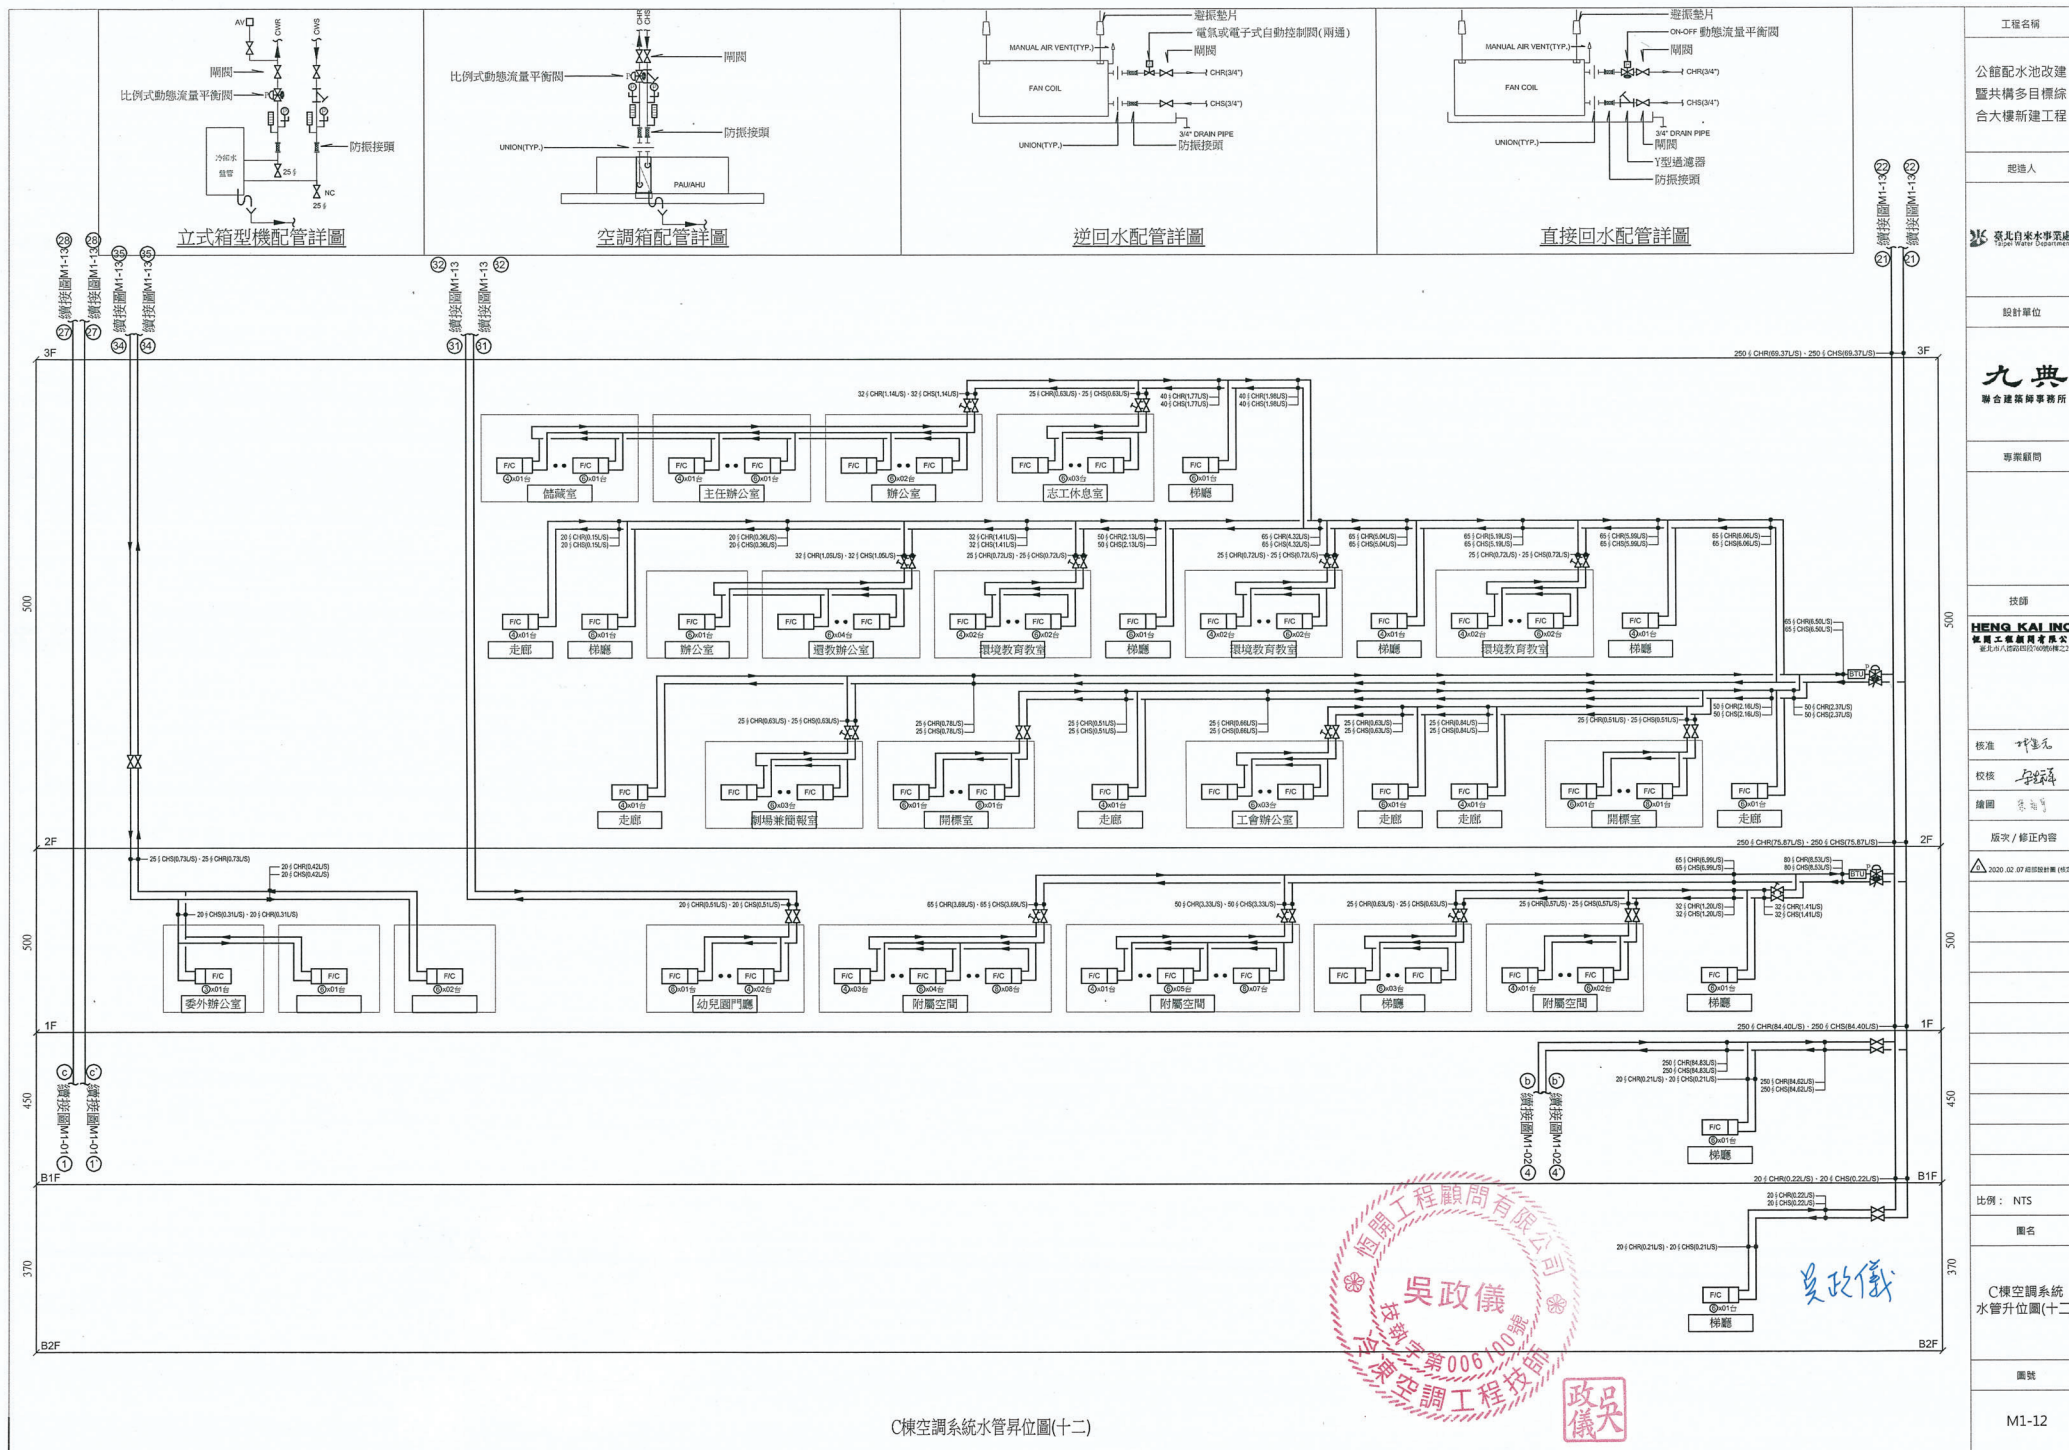

C棟空調系統水管升位圖(十二)

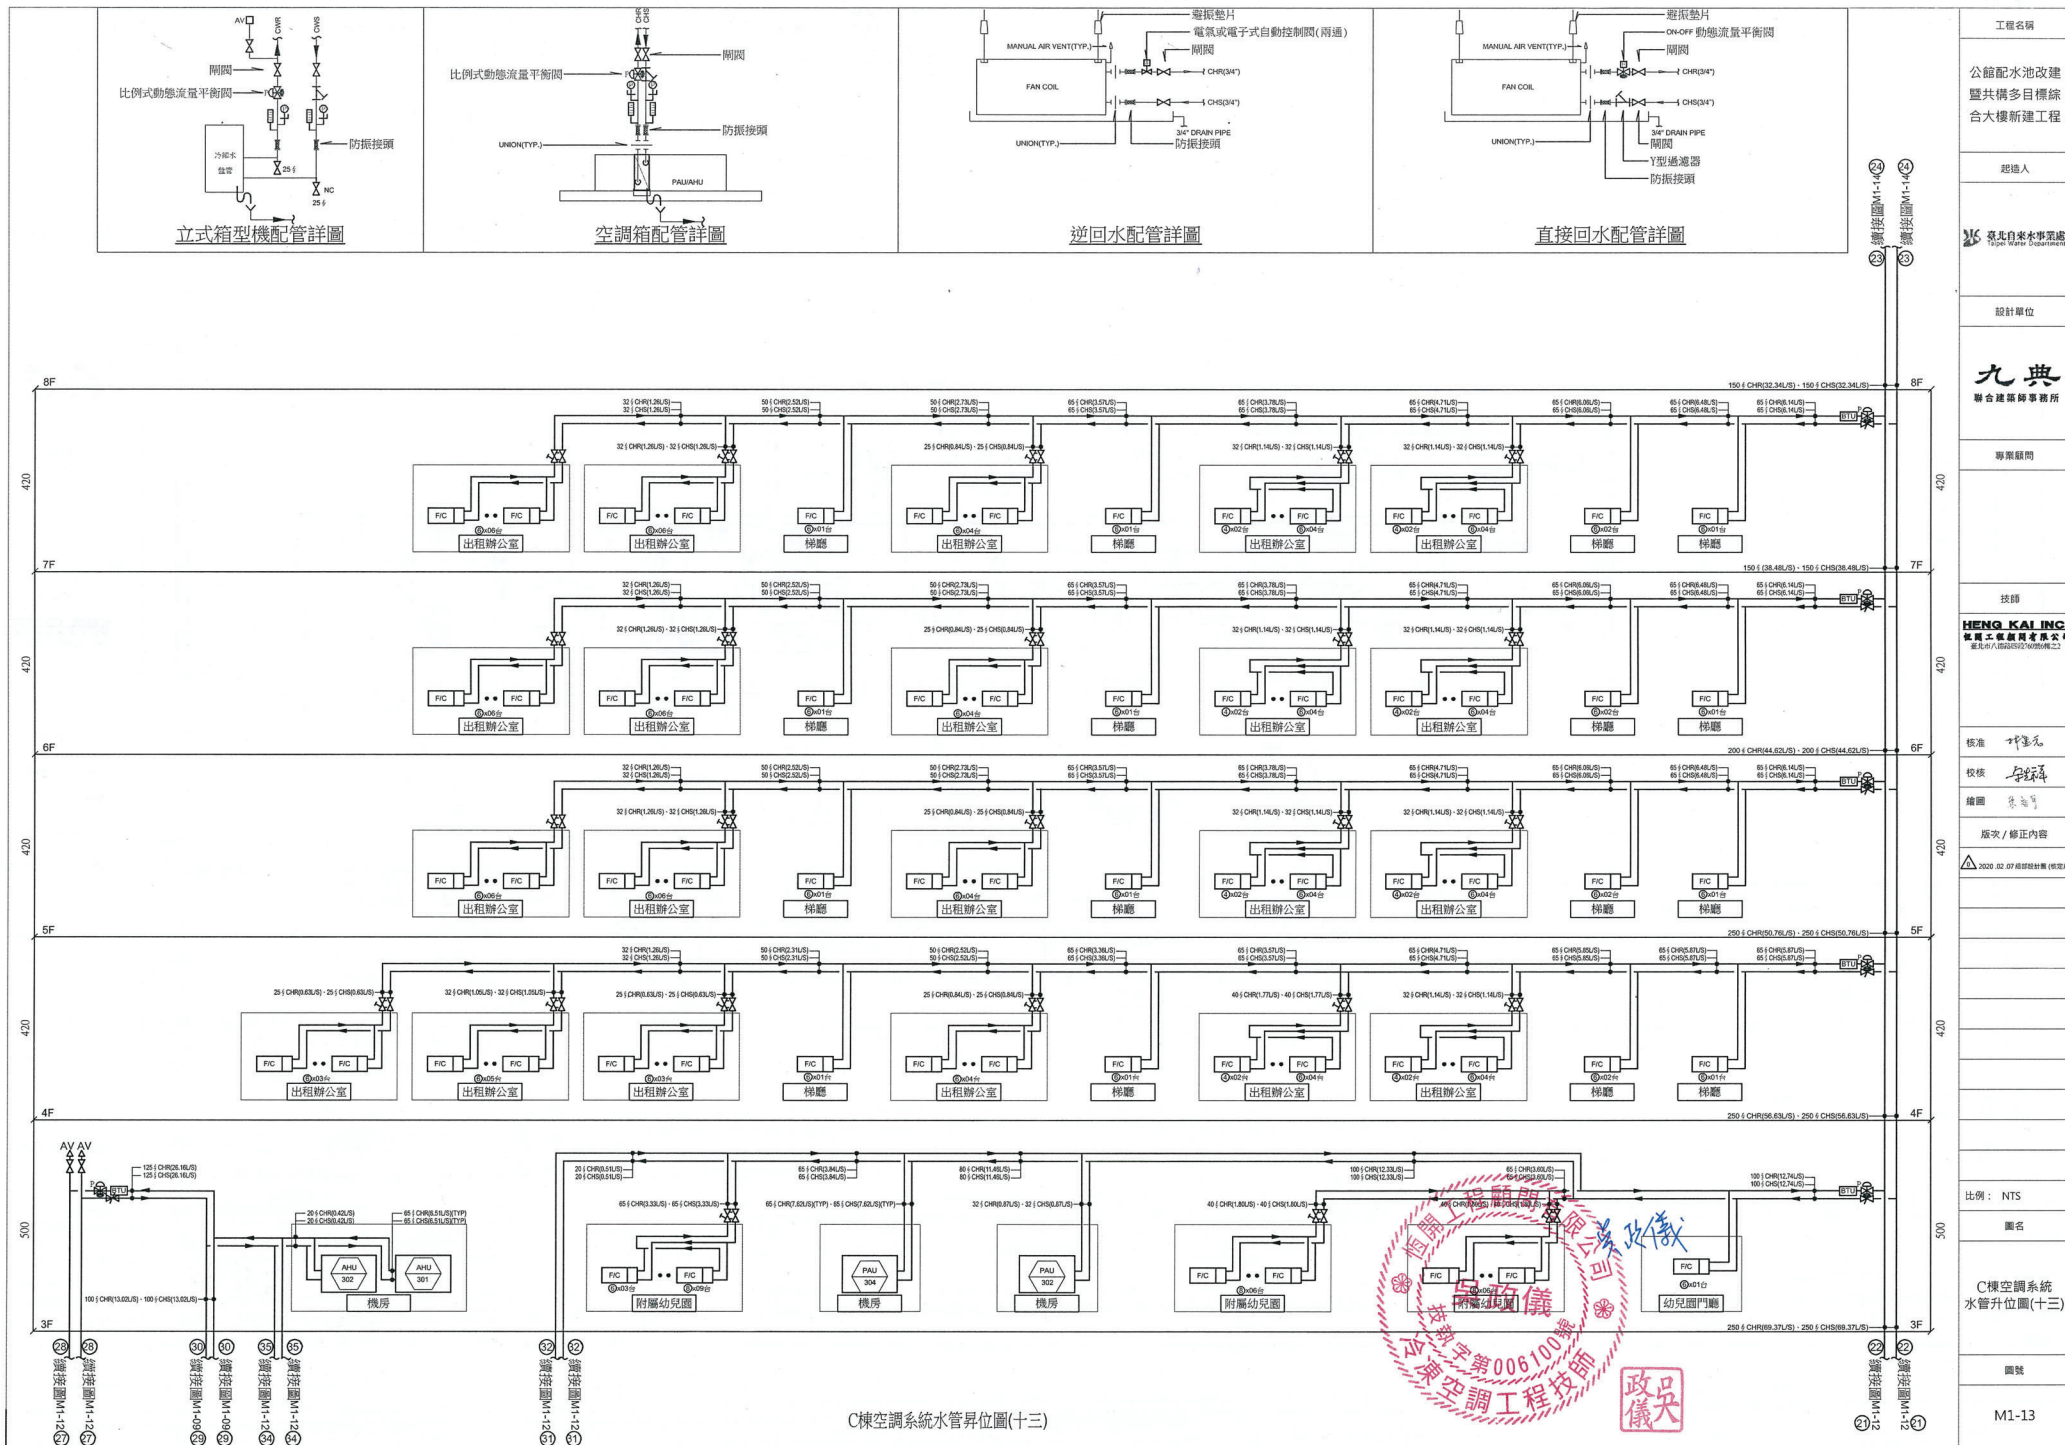

C棟空調系統水管昇位圖(十三)

工程名稱	公館配水池改建暨共構多目標綜合大樓新建工程
起造人	臺北自來水事業處 Taipei Water Department
設計單位	九典聯合建築師事務所 JUE DIAN
專業顧問	
技師	HENG KAI INC. 宏凱工程顧問有限公司 宏凱工程顧問有限公司
核准	邱建元
校核	李國華
繪圖	李國華
版次 / 修正內容	版次 / 修正內容
比例	NTS
圖名	C棟空調系統水管昇位圖(十三)
圖號	M1-13

